

 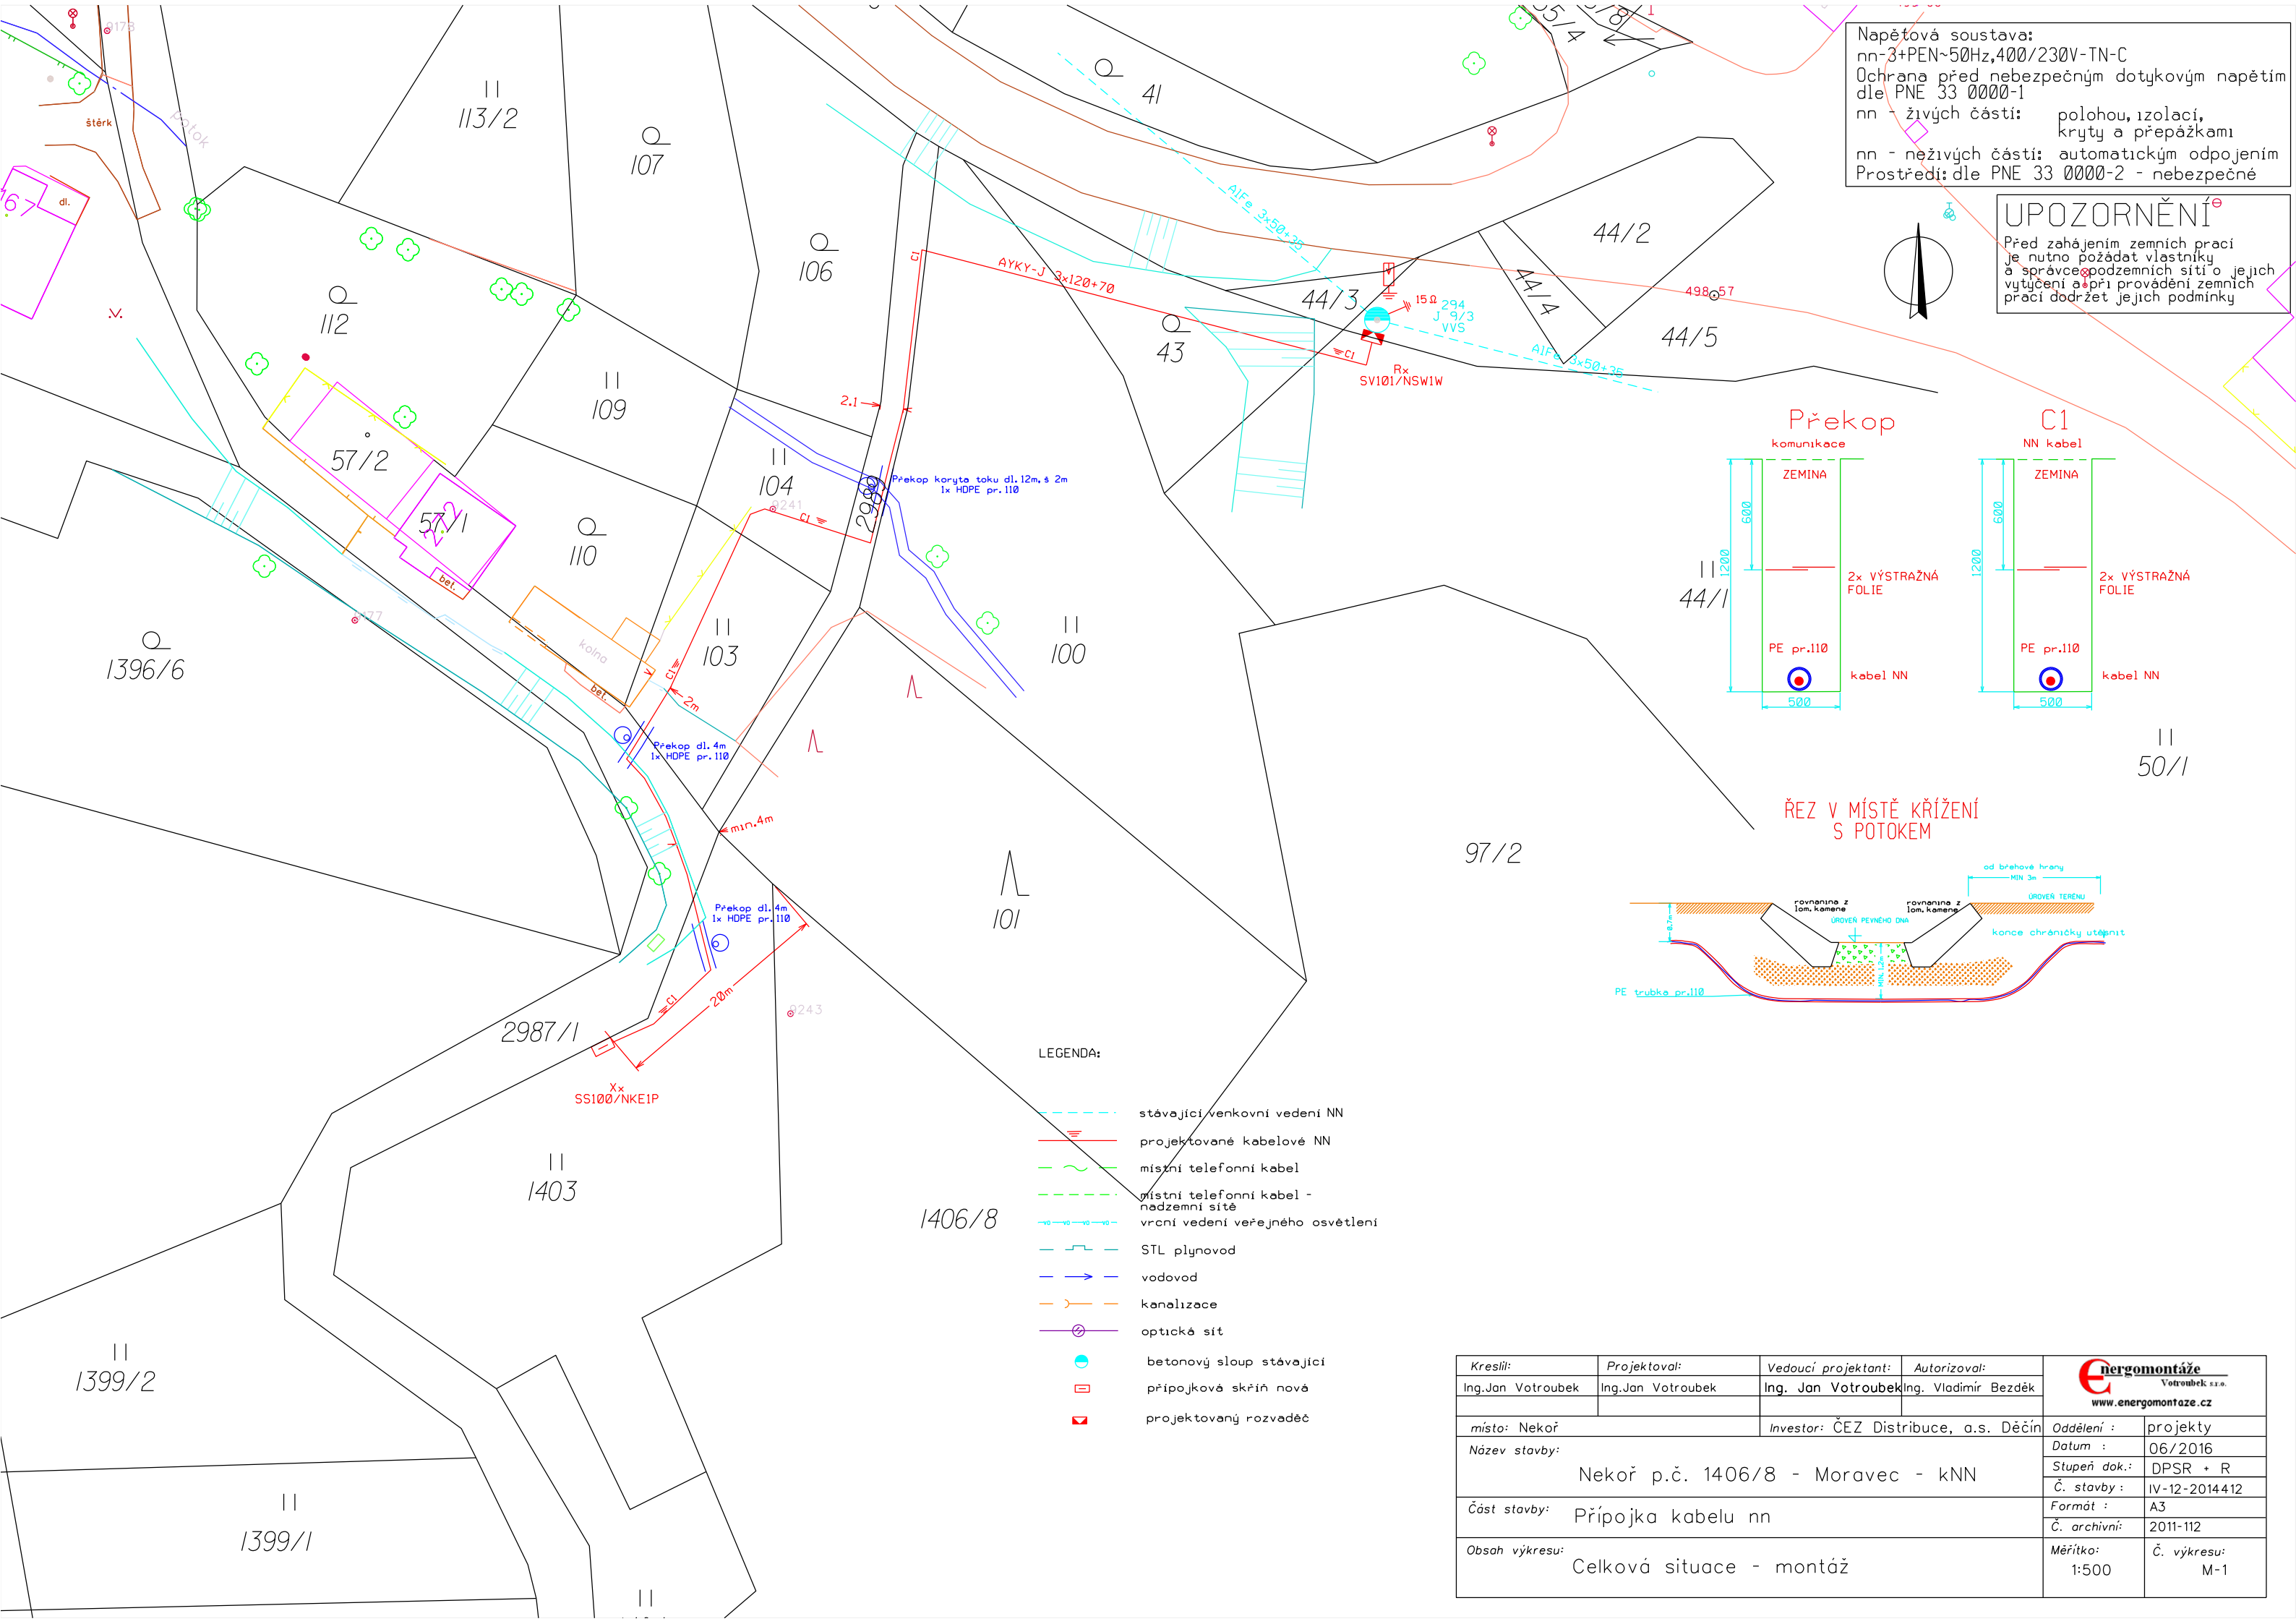


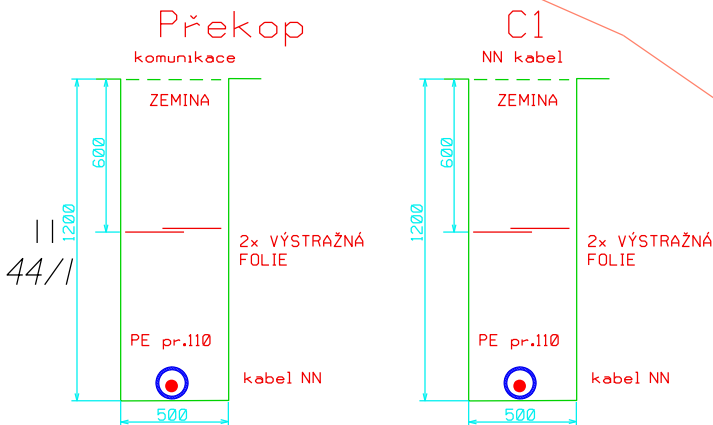


Napětová soustava:
nn-3+PEN~50Hz,400/230V-TN-C
Ochrana před nebezpečným dotykovým napětím
dle PNE 33 0000-1
nn - živých částí: polohou, izolací,
kryty a přepážkami
nn - neživých částí: automatickým odpojením
Prostředí: dle PNE 33 0000-2 - nebezpečné

UPOZORNĚNÍ
Před zahájením zemních prací
je nutno požádat vlastníky
a správce podzemních sítí o jejich
vytýčení a při provádění zemních
prací dodržet jejich podmínky



ŘEZ V MÍSTĚ KŘÍŽENÍ
S POTOKEM

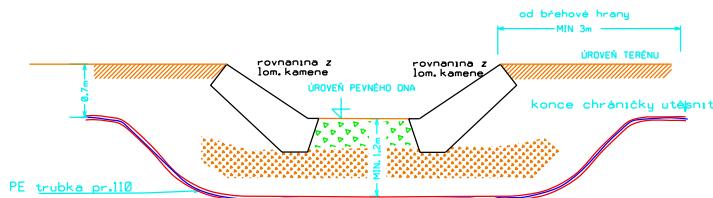

LEGENDA:

- stávající venkovní vedení NN
- projektované kabelové NN
- místní telefonní kabel
- místní telefonní kabel - nadzemní síť
- vrací vedení veřejného osvětlení
- STL plynovod
- vodovod
- kanalizace
- optická síť
- betonový sloup stávající
- přípojková skříň nová
- projektovaný rozvaděč

Kreslil:	Projektoval:	Vedoucí projektant:	Autorizoval:		
Ing. Jan Votroubek	Ing. Jan Votroubek	Ing. Jan Votroubek	Ing. Vladimír Bezděk		
místo: Nekoř		Investor: ČEZ Distribuce, a.s. Děčín		Oddělení :	projekty
Název stavby: Nekoř p.č. 1406/8 - Moravec - kNN				Datum :	06/2016
				Stupeň dok.:	DPSR + R
				Č. stavby:	IV-12-2014412
Část stavby: Přípojka kabelu nn				Formát :	A3
				Č. archivní:	2011-112
Obsah výkresu: Celková situace - montáž				Měřítko: 1:500	Č. výkresu: M-1